

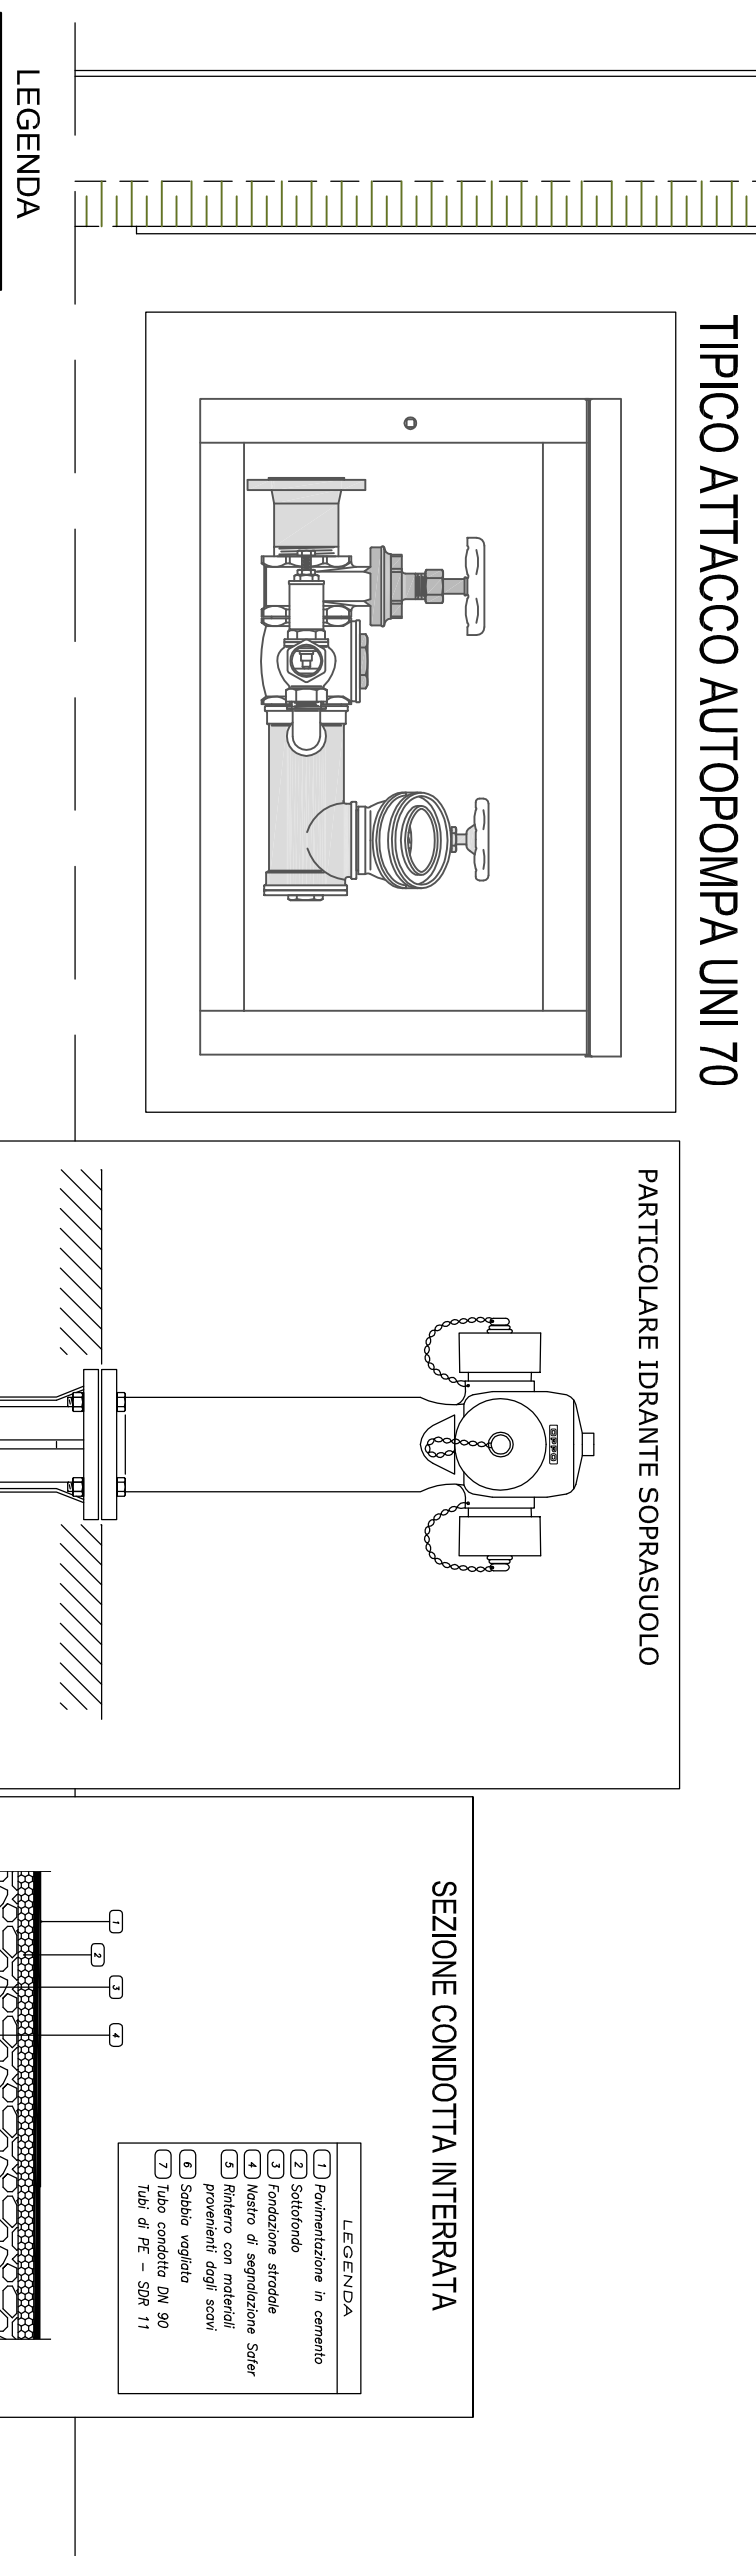
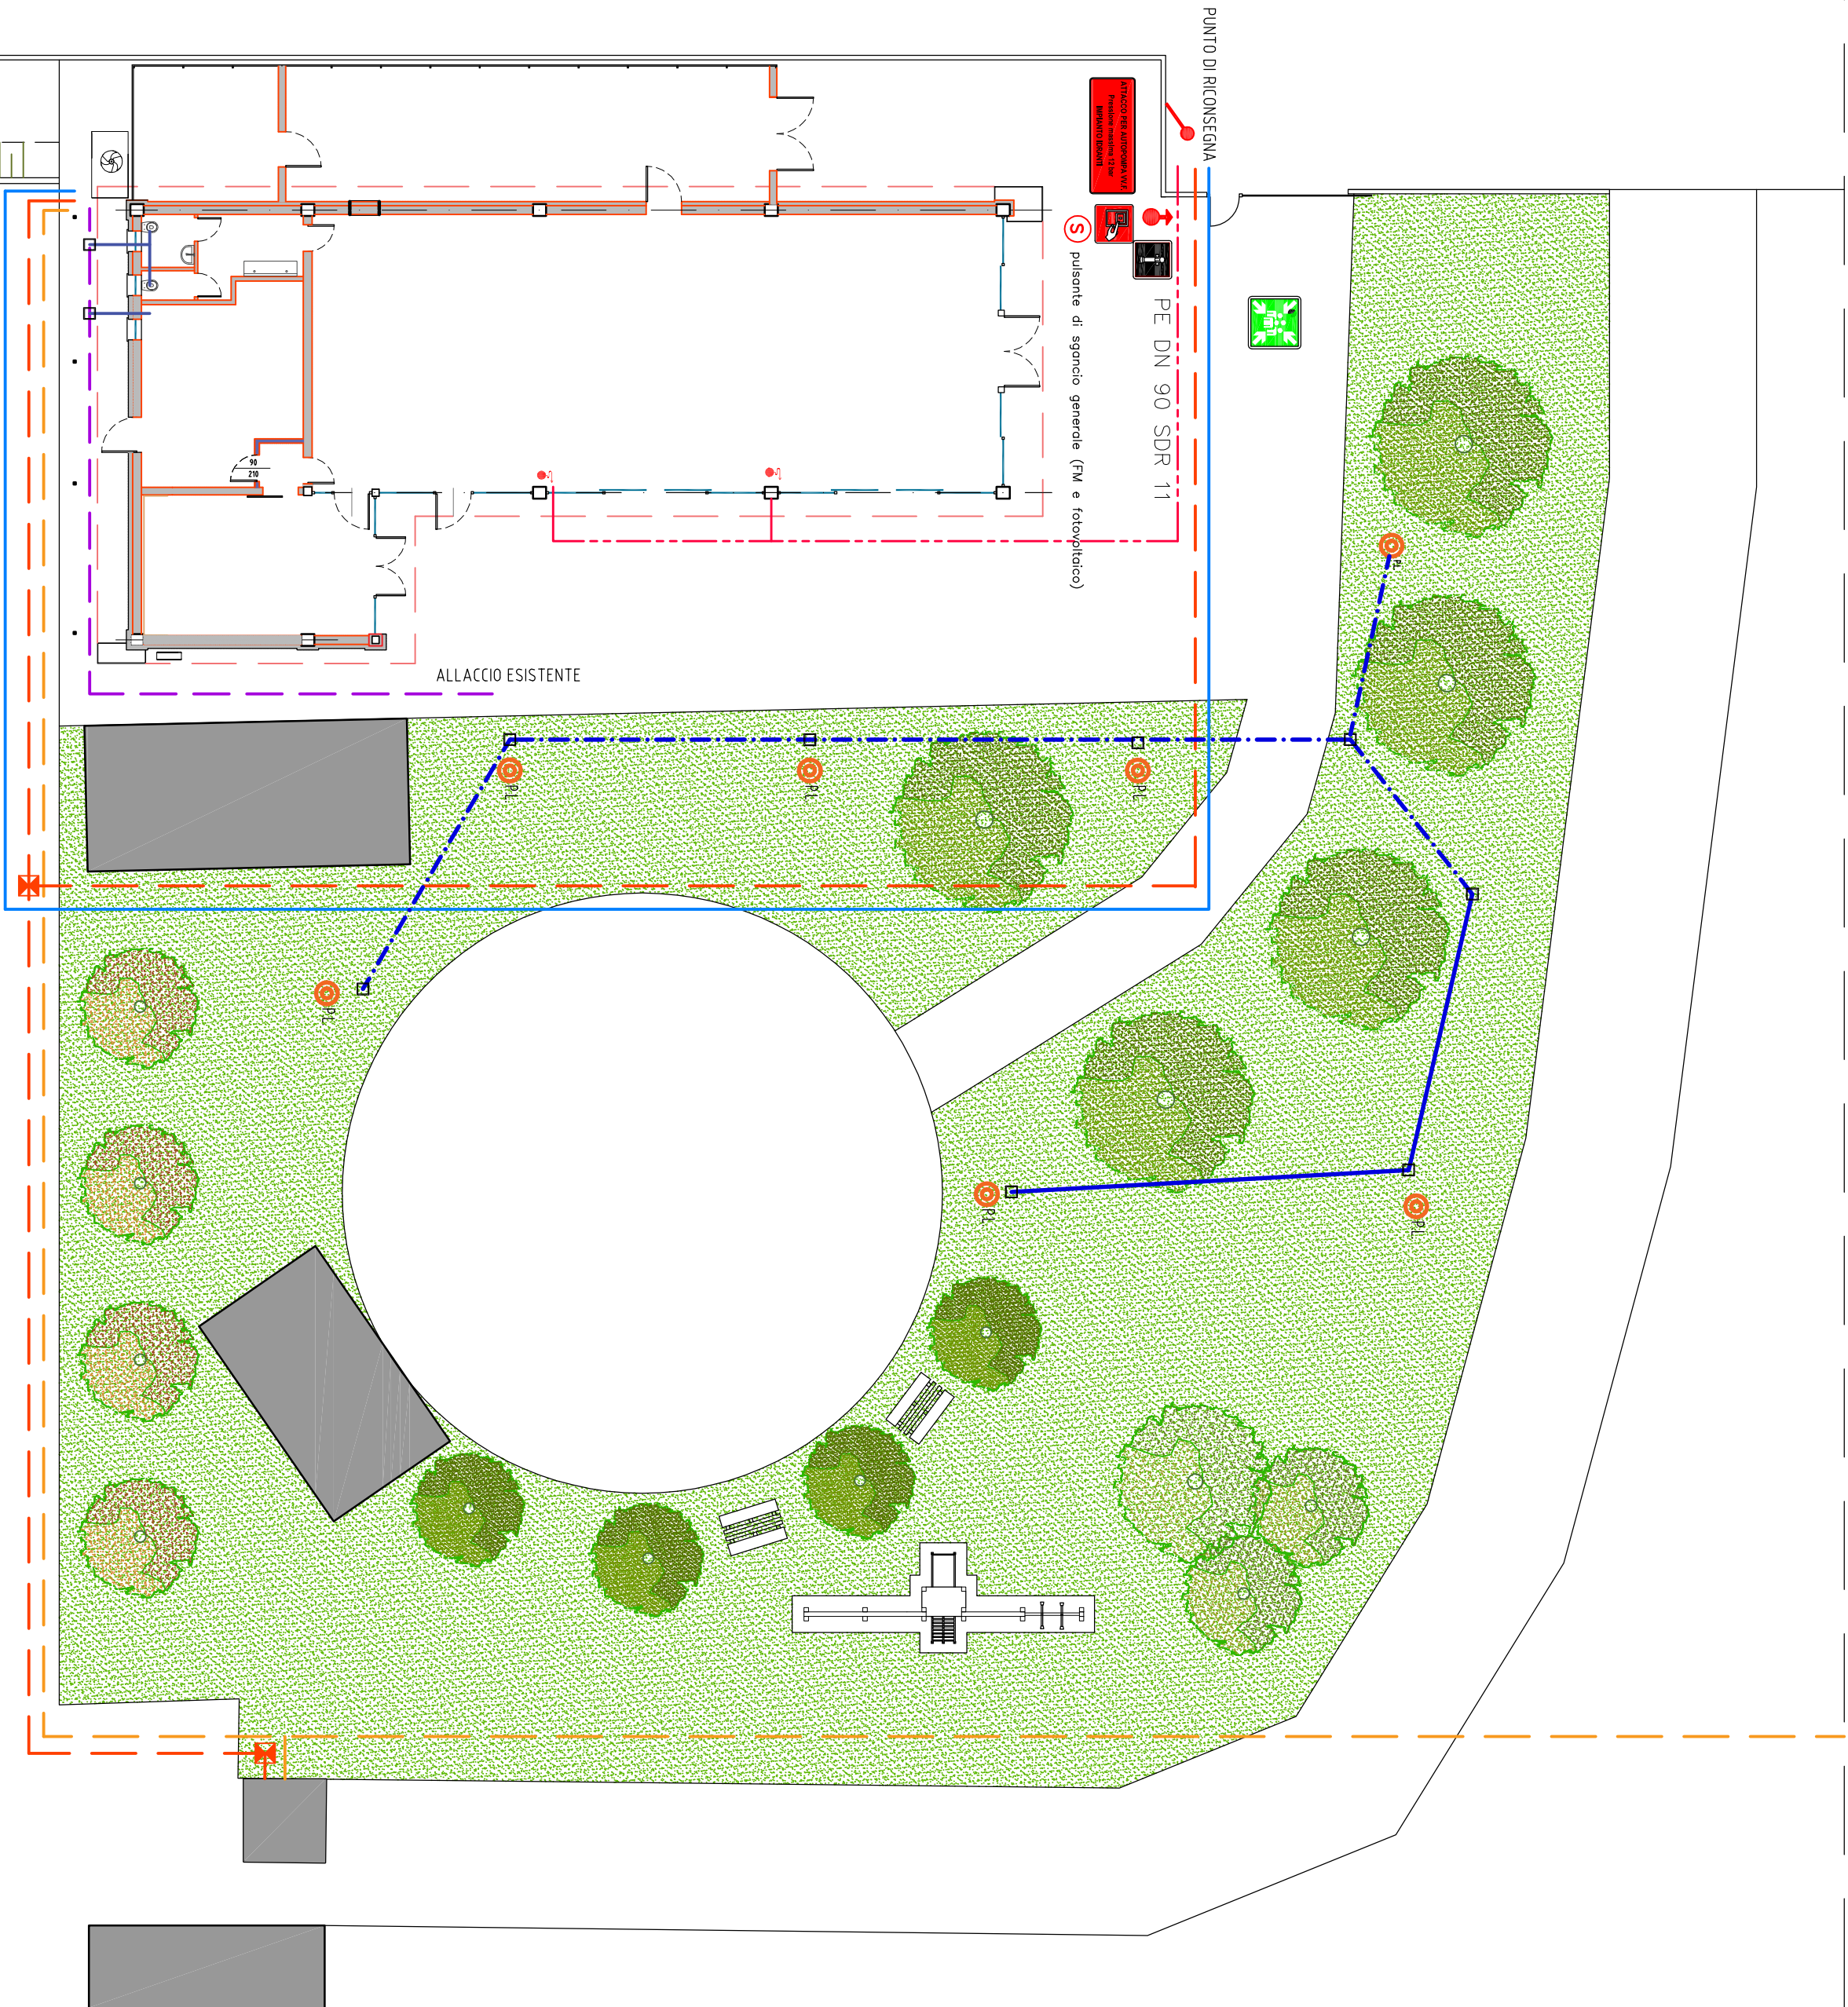


PLANIMETRIA GENERALE
SCALA 1:200

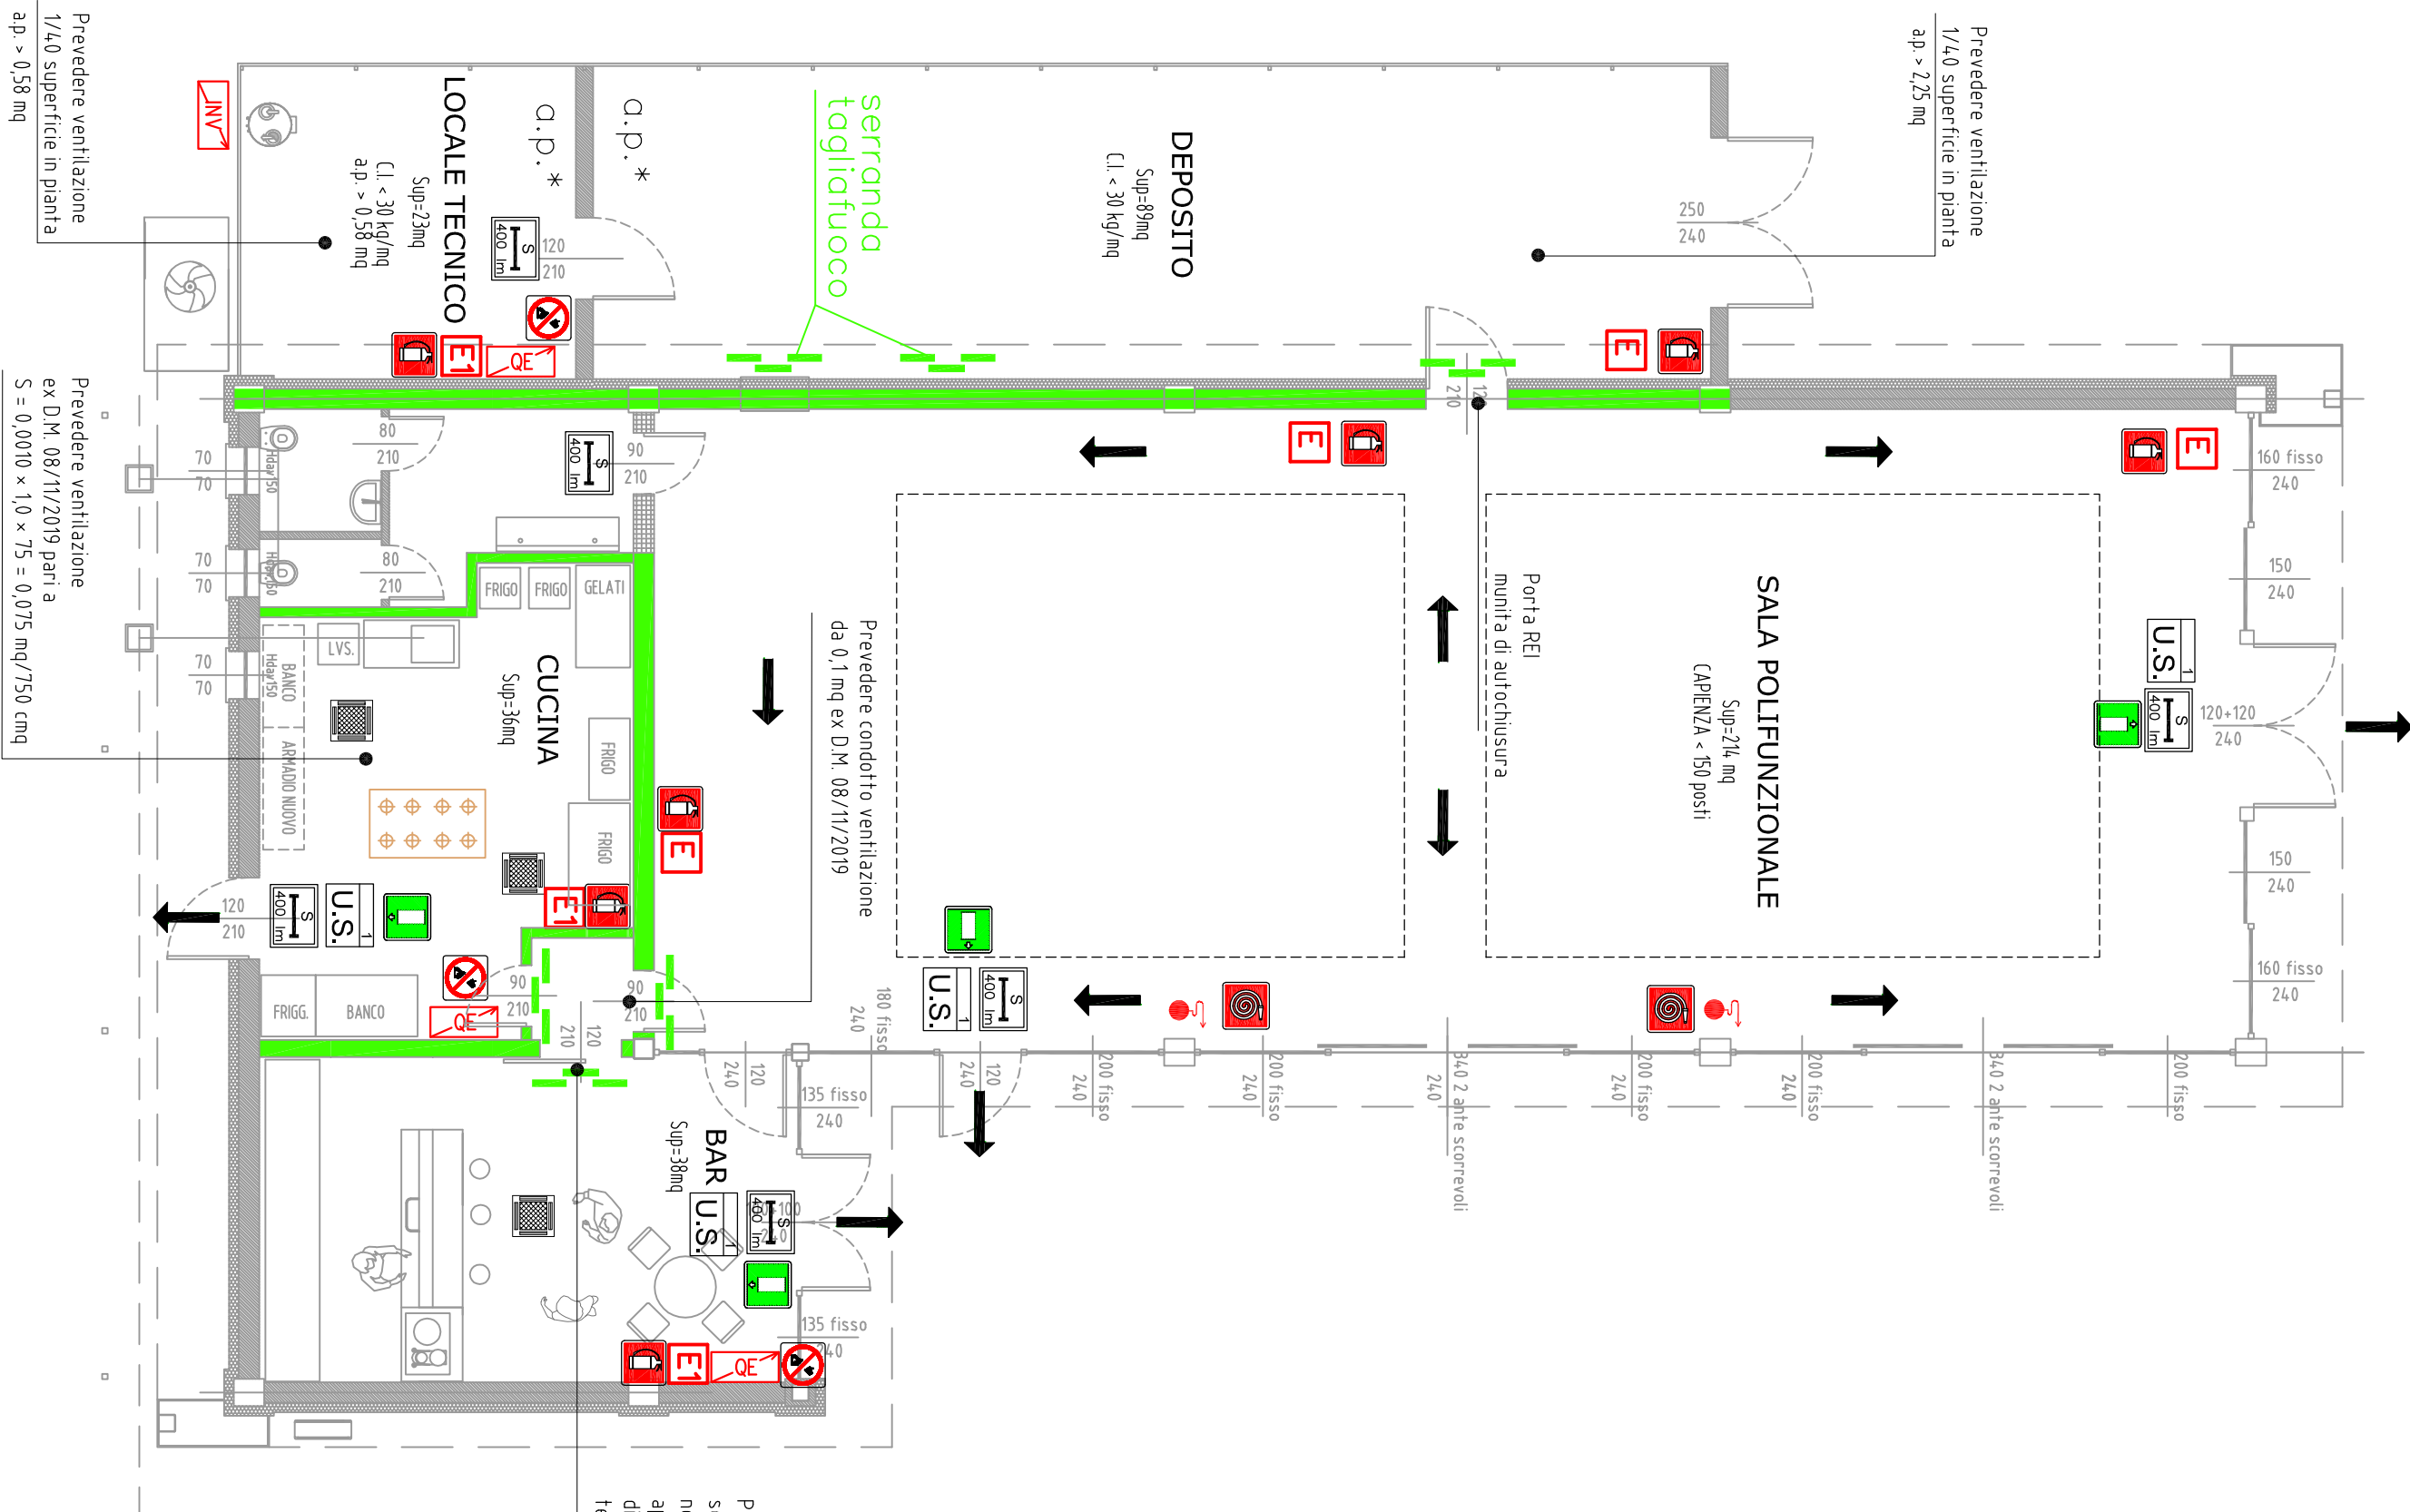


- LEGENDA
- RETE ACQUA PORTABILE
 - RETE GAS ESISTENTE DA DISNETTARE
 - NUOVO ALLACIO GAS
 - FOONATURA ESISTENTE
 - RETE ELETTRICA LP
 - PAILO ILLUMINAZIONE GIARDINO
 - RETE ANTINCENDIO

Allaccio Idrico all'Acquedotto Comunale

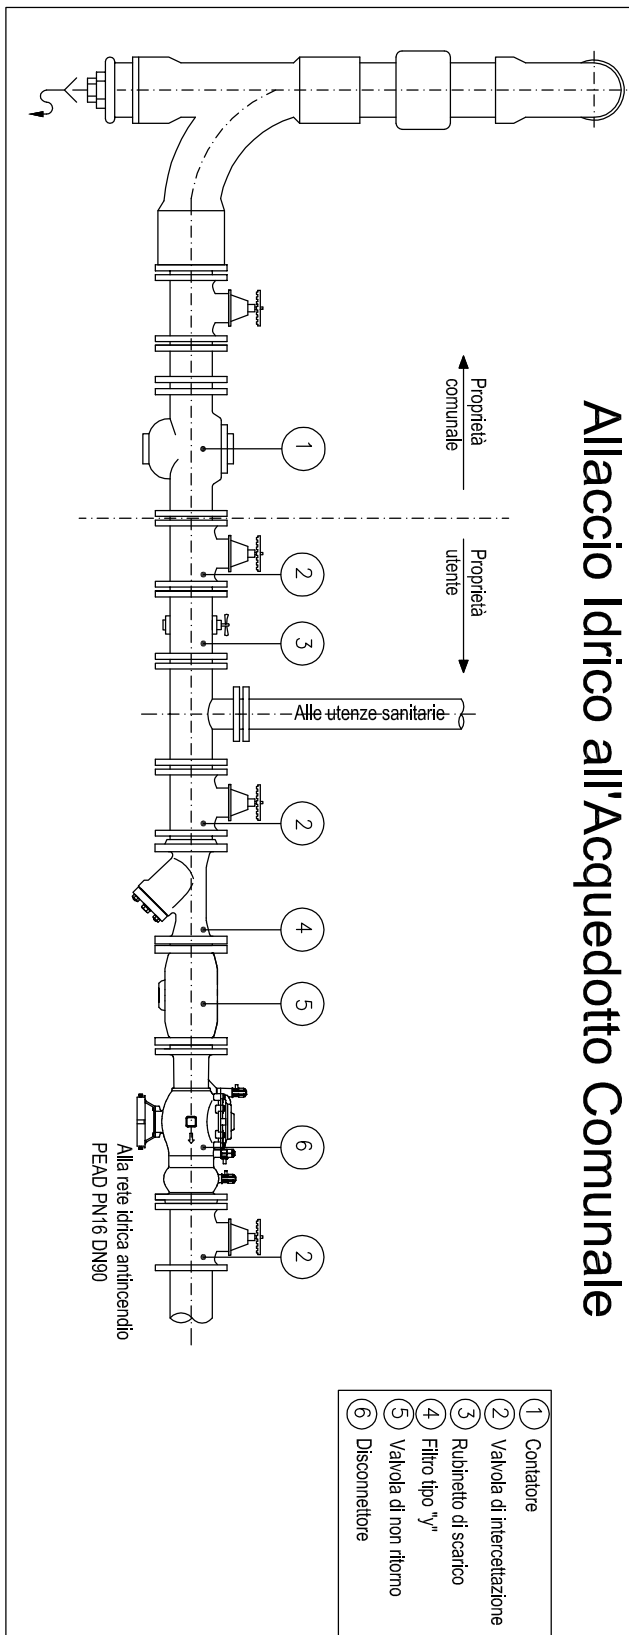

PIANTA
SCALA 1:100



PARTICOLARE ESTINTORE DA PARETE

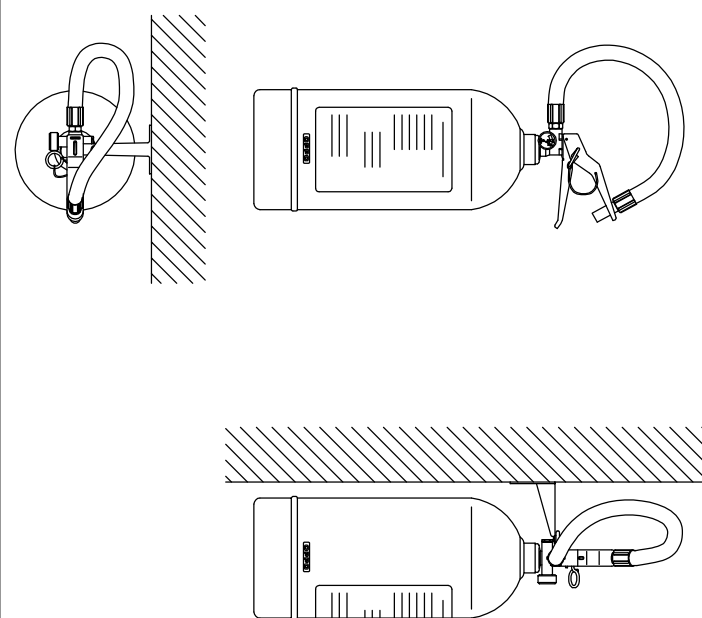

LEGENDA V.F.F.

- idrante a muro UNI 45
- porta/serranda tagliafuoco REI 120
- porta/serranda tagliafuoco REI 90
- porta/serranda tagliafuoco REI 60
- uscita verso l'alto
- uscita orizzontale
- uscita verso il basso
- idrante soprasuolo UNI 70
- attacco autopompa
- valvola saracinesca
- valvola di non ritorno
- strutture REI 120
- strutture REI 90
- strutture REI 60
- diffusore bruciabile 6/12 w
- centralina diffusione sonora
- estintore 6 kg a muro 13A-88BC
- estintore 2 kg a Co2
- estintore 50 kg correlato a polvere
- rilevatore di gas
- rilevatore di fumo a punto o lineare
- pulsante d'allarme incendio
- a.p. * areazione permanente
- flusso uscente fumi in caso d'incendio
- flusso entrante aria fresca in caso d'incendio
- pulsante di sgancio generale
- lampada illuminazione d'emergenza
- Uscita di Sicurezza
- Quadro elettrico
- Generatori di calore (si veda planimetria)

PARTICOLARE CASSETTA ANTINCENDIO

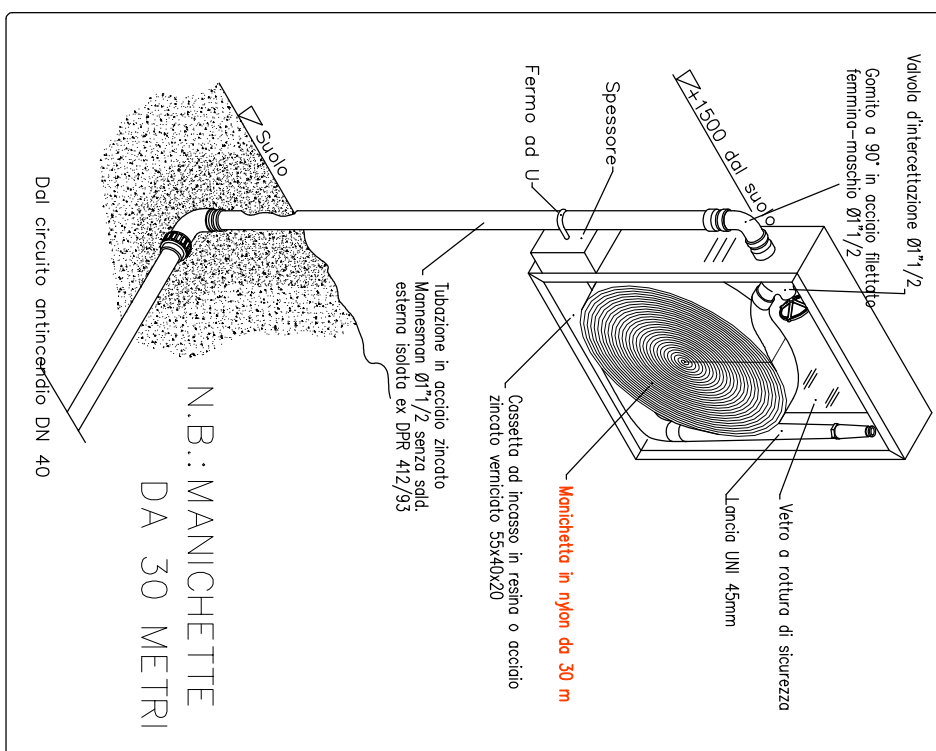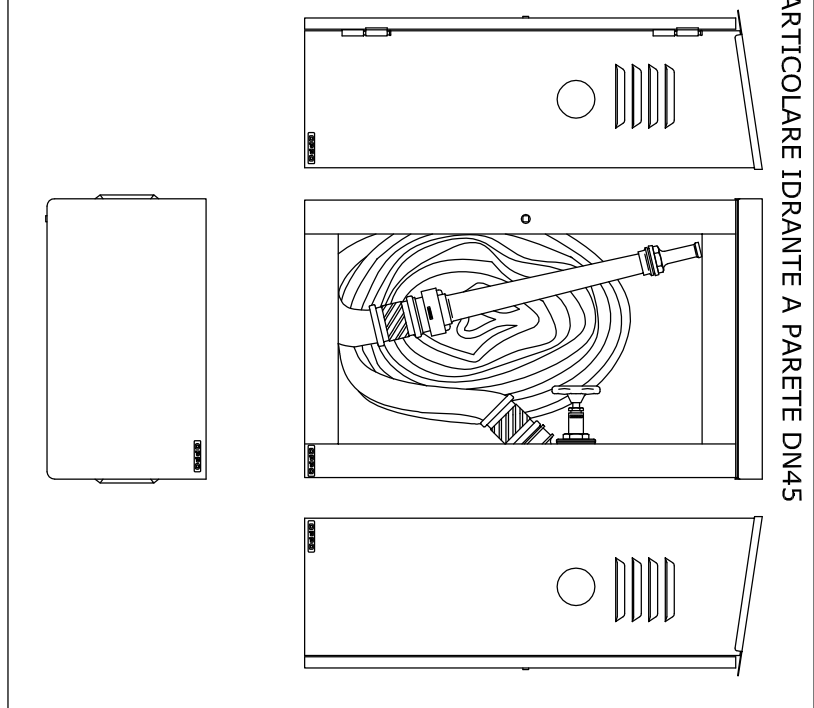

LEGENDA CARELLI

- CARTELLO INDICATORE PULSANTE DI SGANCIO
- CARTELLO INDICATORE ALLARME ANTINCENDIO
- CARTELLO INDICATORE IDRANTE UNI 70
- CARTELLO INDICATORE ATTACCO W.F.F.
- CARTELLO INDICATORE IDRANTE A MURO
- CARTELLO INDICATORE ESTINTORE
- CARTELLO INDICATORE PORTA DI EMERGENZA
- CARTELLO INDICATORE V.A. D'ESODO A DESTRA
- CARTELLO INDICATORE V.A. D'ESODO A SINISTRA
- CARTELLO INDICATORE CASSERIA PRONTO SOCCORSO
- CARTELLO INDICATORE DIVEITO
- USO DELL'ACQUA PER SPEGNERE INCENDI
- LUOGO SICURO



Interventi finalizzati all'avvio di processi di rigenerazione urbana
RISTRUTTURAZIONE AREA FESTE
VIA UGO FOSCOLO
Fotografamento di opere del Decreto regionale nr. 2804 del 03/03/2022
PROGETTO DEFINITIVO-ESECUTIVO

DATA
Ottobre 2022
AGG
01.10.2022

SCALA
SCALA DI STAMPA
1=100

Progetto ingegneristico
Ing. Fulvio Marazzi
GDA

IL PROGETTISTA
Ing. Fulvio Marazzi

IL RESPONSABILE DEL PROC.